



Planimetria Container Serraglio


scala 1:50

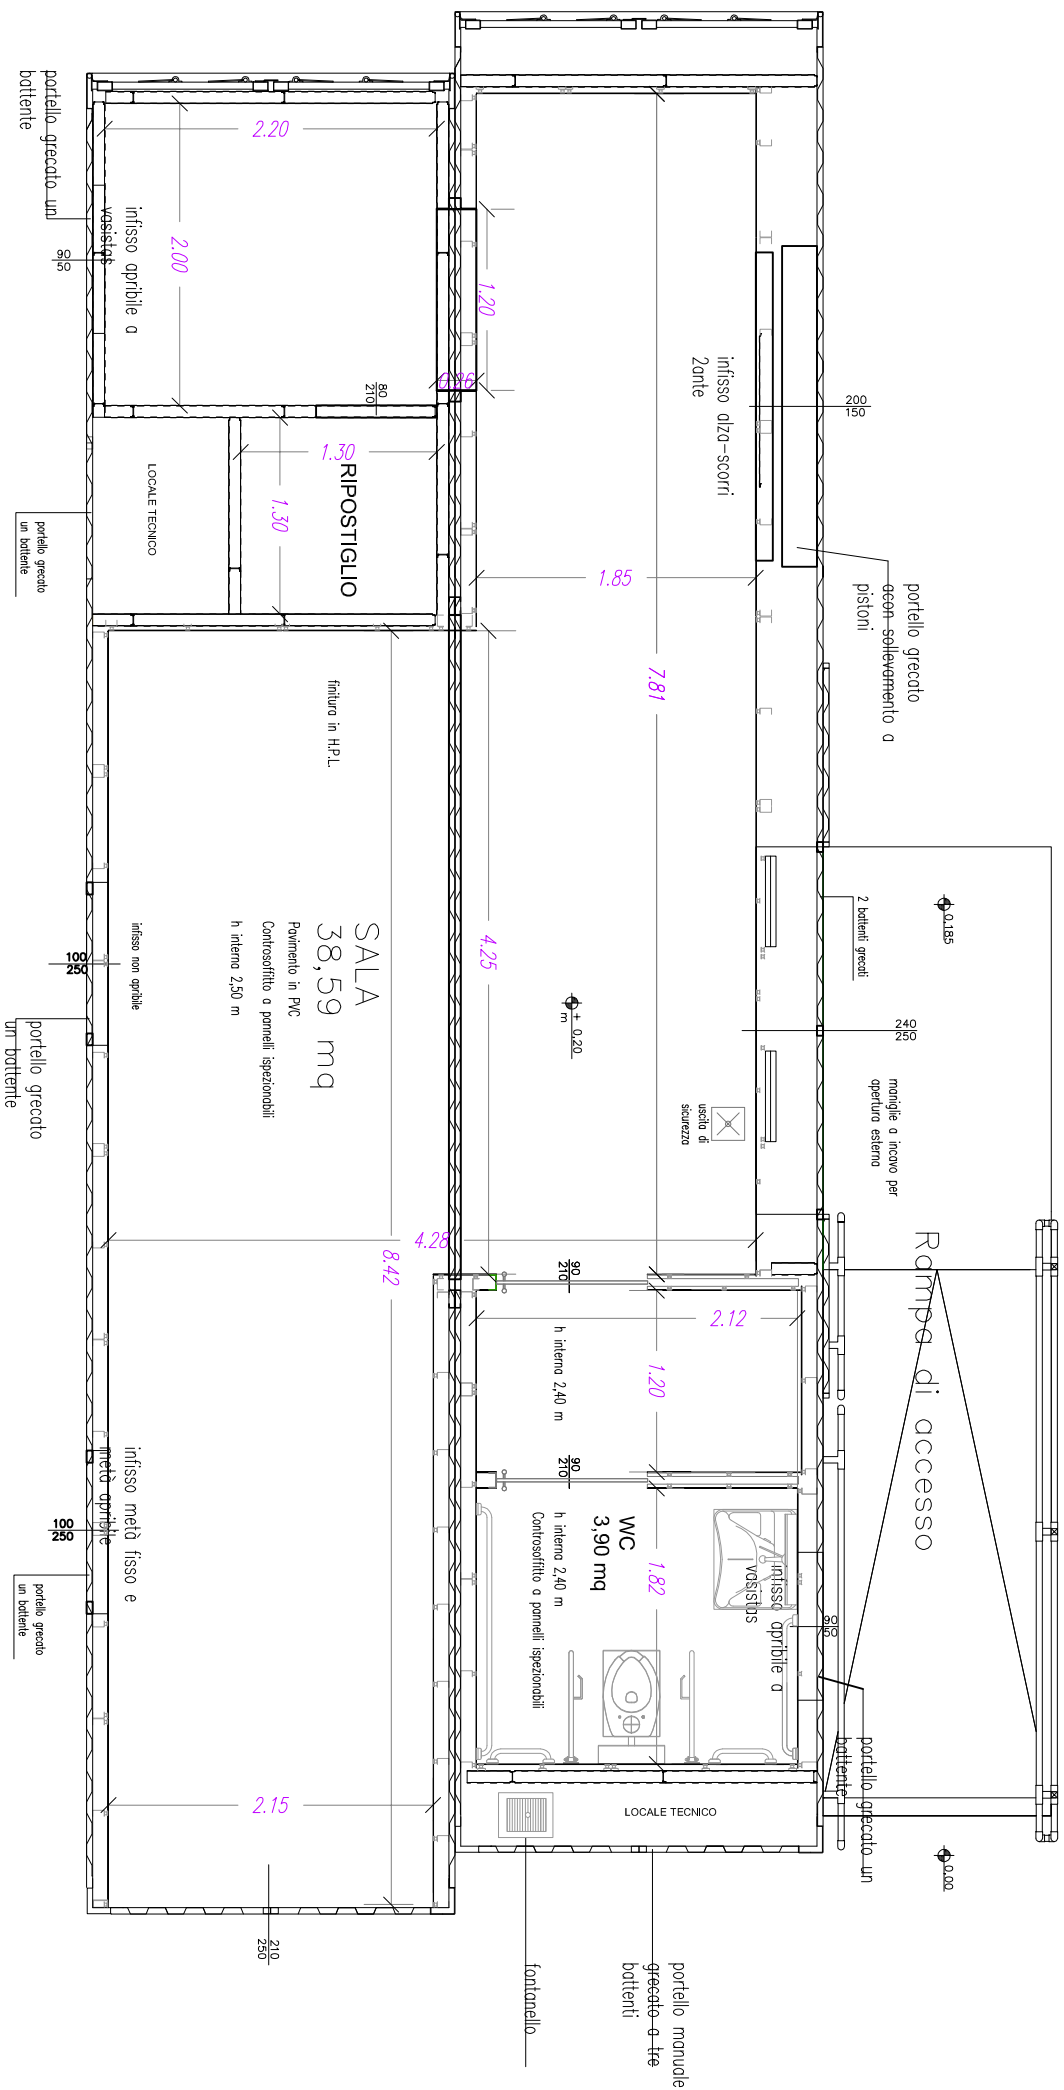

Planta

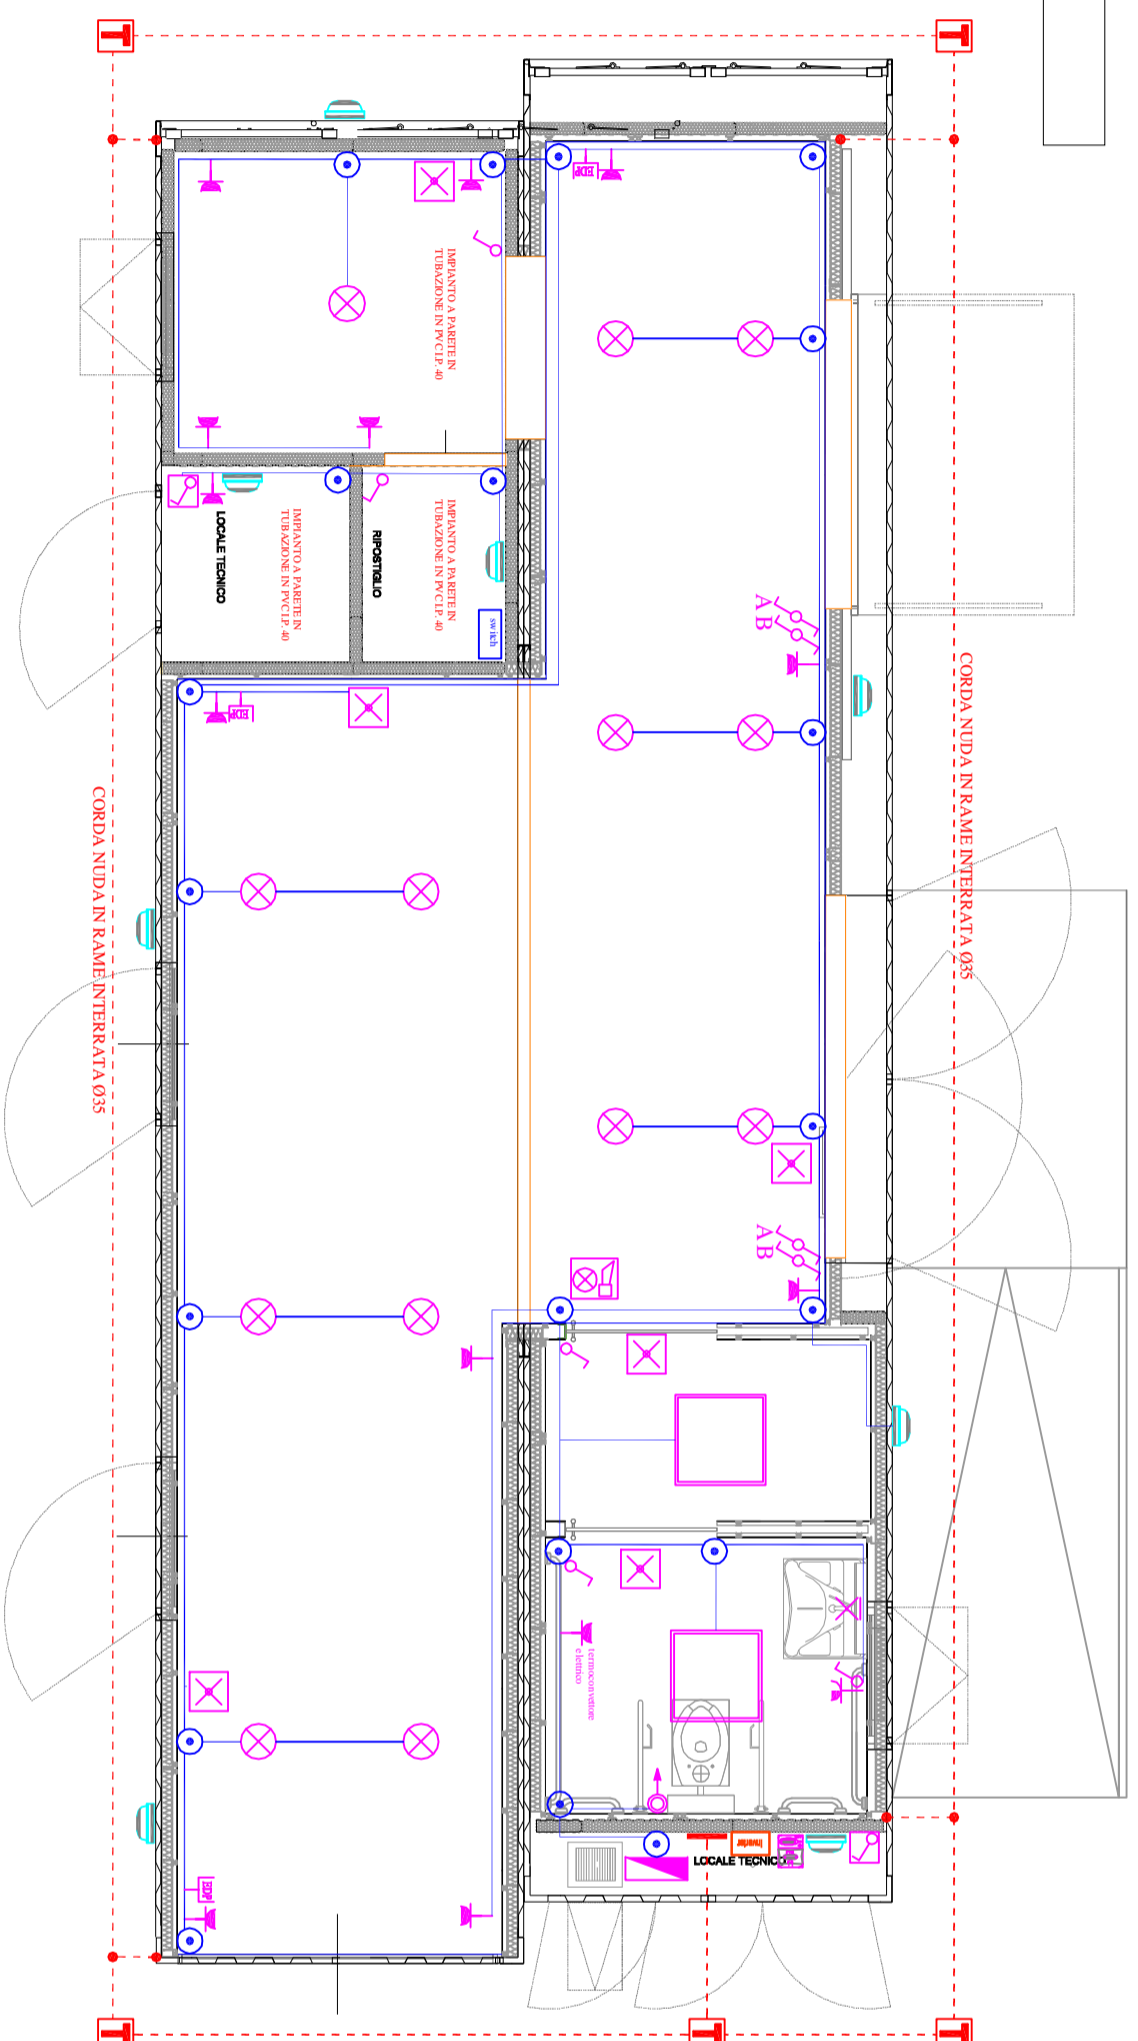

Planta

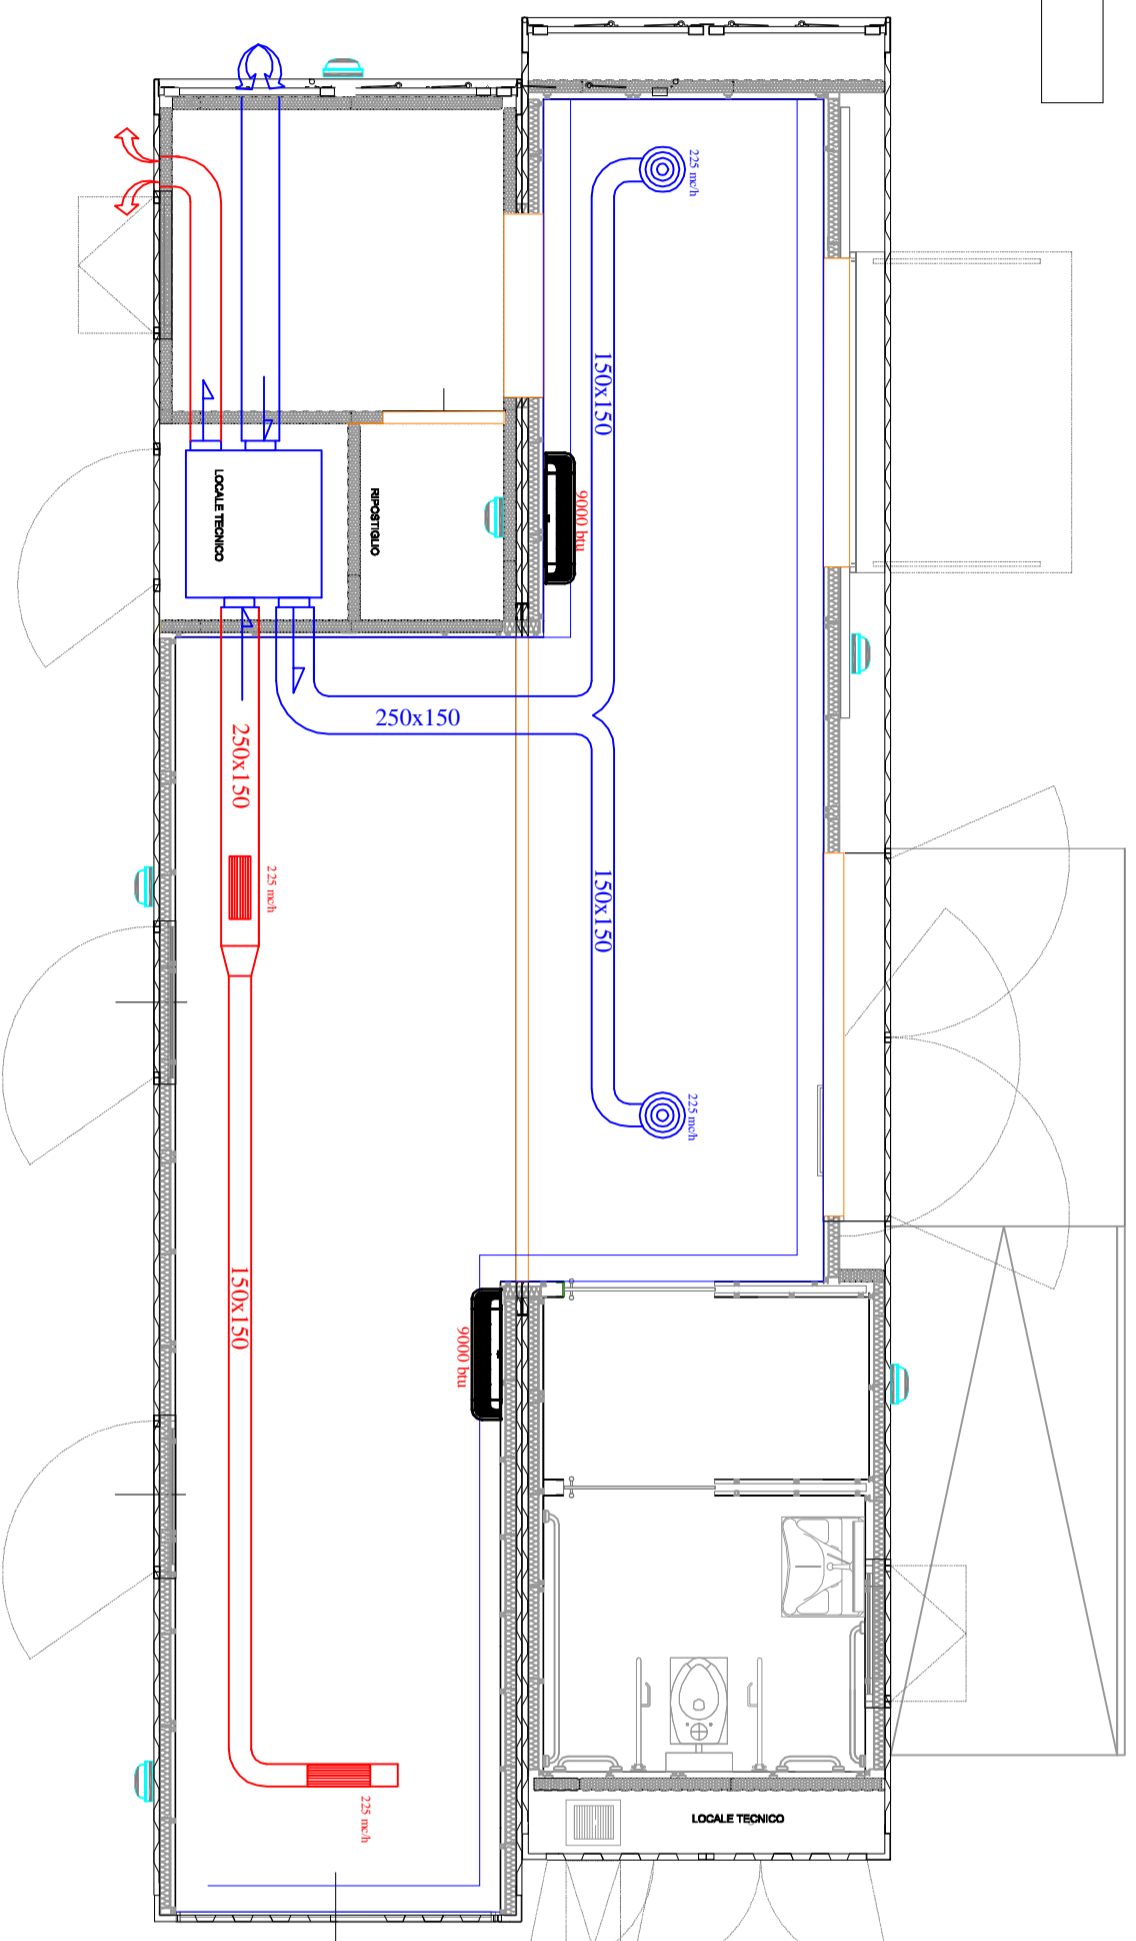

LEGENDA IMPIANTO ELETTRICO

- PRESA LINEE P30 I6A 230V SU CALOTTA ESTERNA LP 55
- QUADRO GENERALE 5x MODULI A PARETE IN RINISA LP 55
- LED PANELE AD INCASSO NEL CONTROSOFFITTO 0400x600 LP 55
- PLAFONIERA A PARETE OVALE LP 44
- PUNTO LUCE A PARETE COLLETTORI DI TERRA
- ALL'ANNE A CIELO SONORO MAGNO DISABILI
- PRESA LINEE P30 I6A 230V AD INCASSO
- STRIP LED IN VETRIFFA LATRALE
- FARETTO AD INCASSO NEL CONTROSOFFITTO 19W FOSFOVA Energy 22x5, 2000lm
- INTERRUITTORE COMANDO LUCI AD INCASSO
- INTERRUITTORE BIPOLOARE
- PLAFONIERA IN EMERGENZA 11 W LED
- CASSETTA DERIVAZIONE A PARETE IN PVC LP 55
- PICCHETTO DI TERRA IN ACCIAIO ZINCATO L=1,5 M. A CROCE
- INTERRUITTORE COMANDO LUCI SU SCATOLA ESTERNA LP 55
- PRESA AD INCASSO P45
- DEVIATORE COMANDO LUCI AD INCASSO
- CASSETTA DERIVAZIONE AD INCASSO IN PVC LP 40

- Canale in Polietilene e alluminio di mandata
- Canale in Polietilene e alluminio di ripresa

UNITA' DI RECUPERO CALORE ENTALPICO TRS 300 PENSILE