


Planimetria


Container Petrino

scala 1:50

CONTAINER PETRINO 1

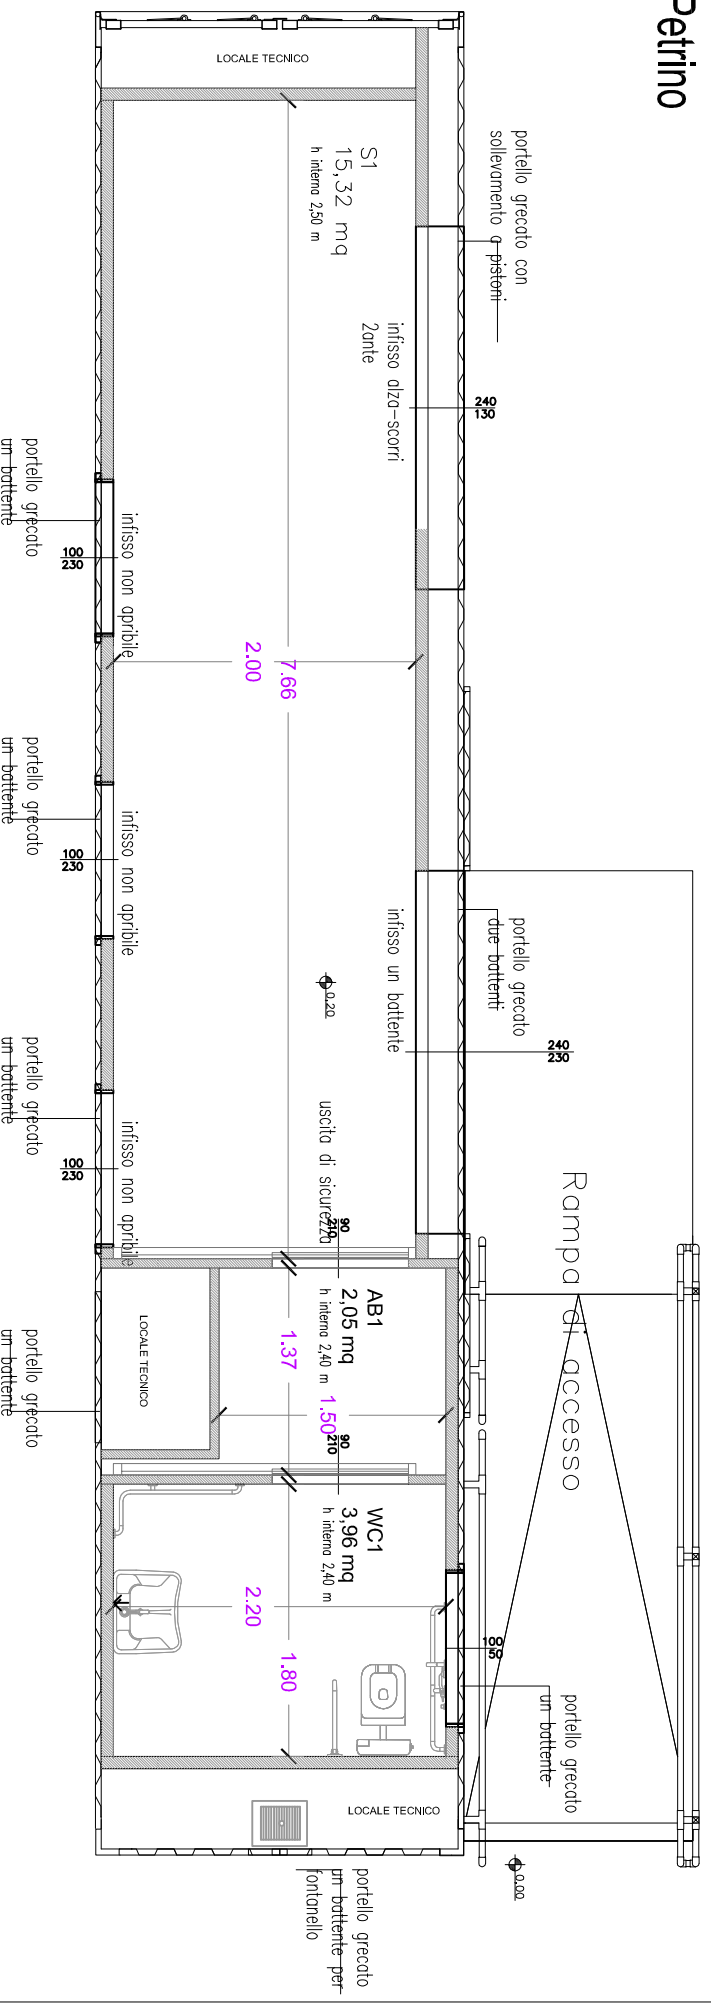

CONTAINER PETRINO 2

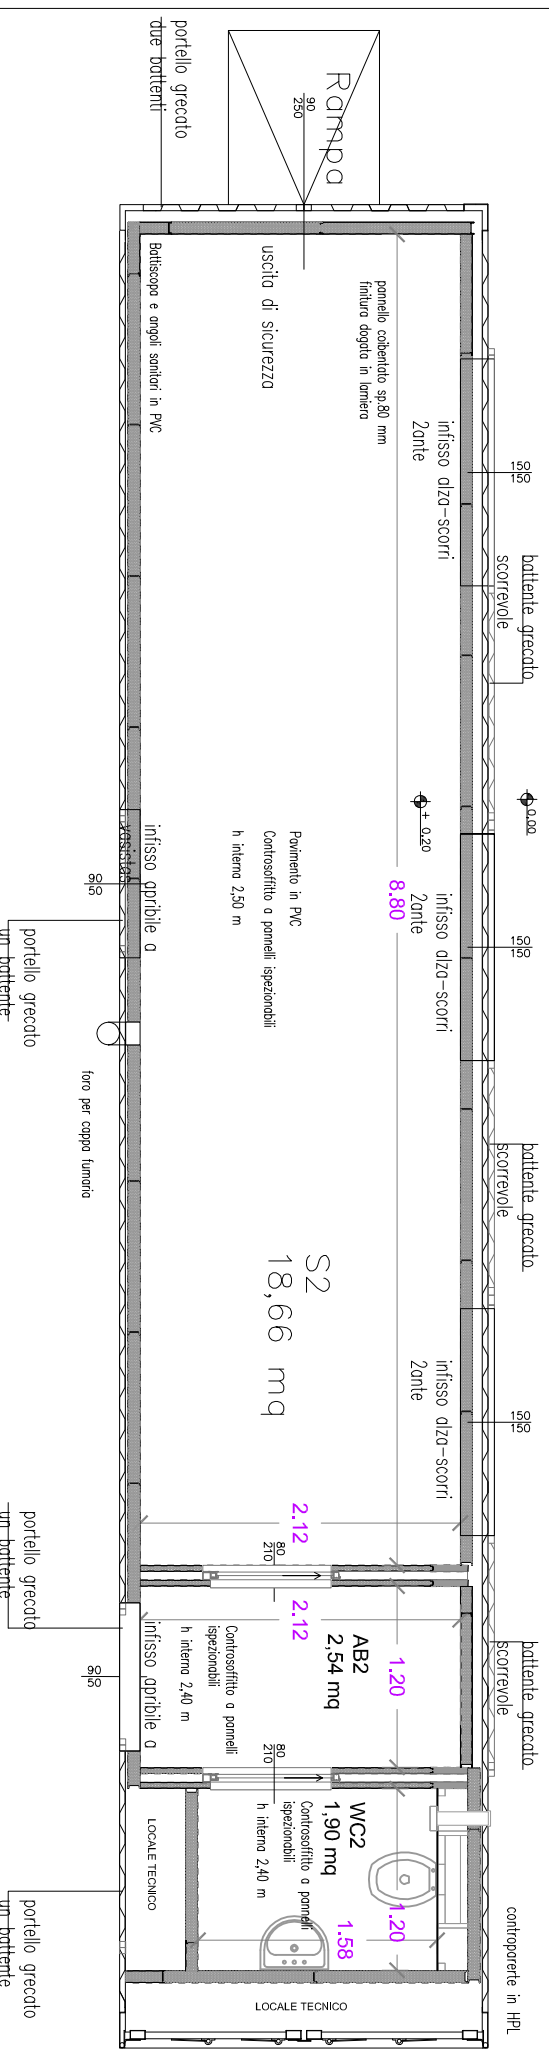

LEGENDA IMPIANTO ELETTRICO

	PRESA LINEE FIDUCIARIA SU CALOTTA ESTERNA LP. 55		INTERUTTORE COMANDO LUCI SU SCATOLA ESTERNA LP. 55
	QUADRO GENERALE 56 MODULI DA PARETE IN RESINA LP. 55		INTERUTTORE BIPOLARE
	LED PANNELLO 600/600 AD INCASSO NEL CONTROSOFFITTO LP. 55		PLAFONIERA IN EMERGENZA 11 W LED LP. 55
	PLAFONIERA A PARETE OVALE LP. 44		CASSERETTA DERIVAZIONE A PARETE IN PVC LP. 55
	PINTO LUCE A PARETE		PRECIETTO DI TERRA IN ACCIAIO ZINCATO L.1,3 M. A.CROCE
	COLLETTORE DI TERRA		

