


SISTEMA DI RISCALDAMENTO

- Zona A- Riscaldamento a Ventilconvettore
- Zona B- Riscaldamento a pavimento radiante
- Zona C- Riscaldamento Specchio acqua a pompe di calore
- Zona D - Riscaldamento tutt'aria
- Zona F - Nonriscaldata

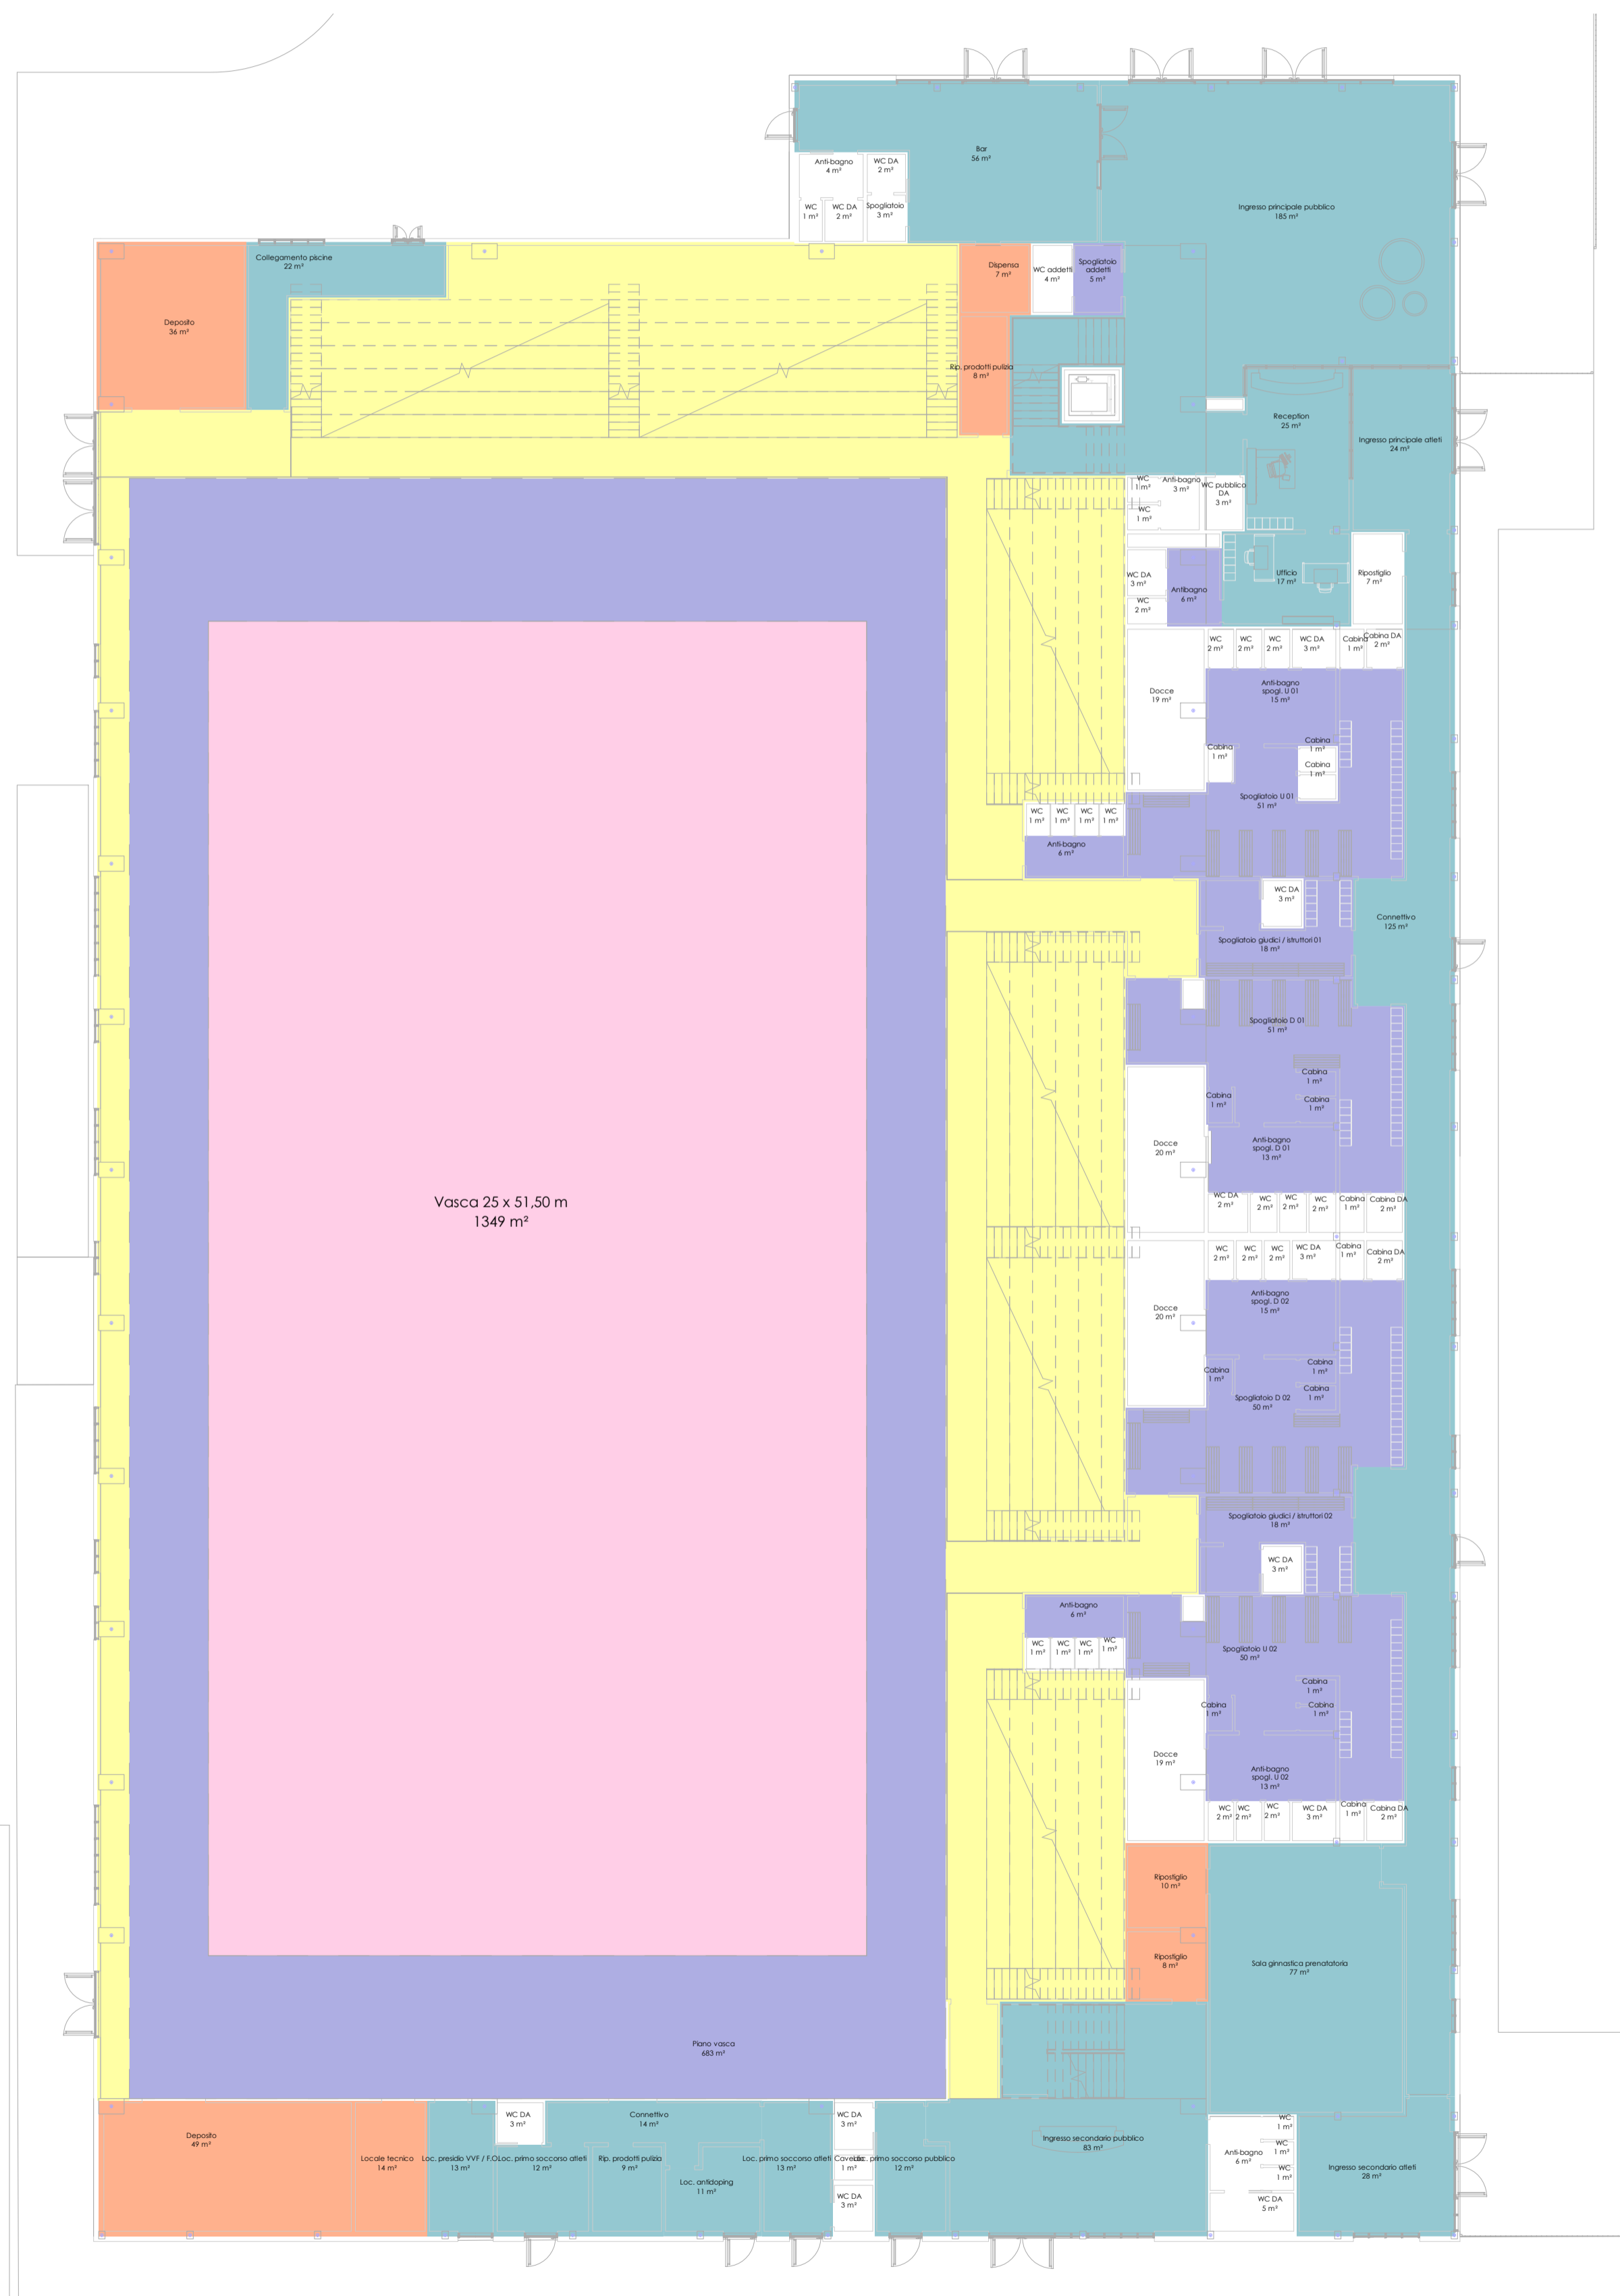

Finanziato
dall'Unione europea
NextGenerationEU



comune di
PRATO
Codice Fiscale: 84006890481

Progetto:

**STADIO DEL NUOTO A IOLO -
NUOVA PISCINA OLIMPIONICA**

CUP: C35B22000140005

Titolo:

IMPIANTO DI CLIMATIZZAZIONE - PIANO TERRA

Fase:

PROGETTO DI FATTIBILITA' TECNICA ED ECONOMICA

Servizio: **Edilizia Scolastica e Sportiva**
Dirigente del Servizio: **Arch. Laura Magni**
Responsabile Unico del Procedimento: **Arch. Stefano Daddi**

Progettisti:

SETTANTA7 s.r.l.

arch. Daniele Rangone

arch. Elena Rionda

STUDIO PERILLO s.r.l.

ing. Giuseppe Perillo



Elaborato: **_PRT_F_IM_008**

Scala: **1 : 200**

Spazio riservato agli uffici.