


SISTEMA DI RISCALDAMENTO

- Zona A- Riscaldamento a Ventilconvettore
- Zona D - Riscaldamento tutt'aria
- Zona F - Nonriscaldata



1 IMPIANTO DI CLIMATIZZAZIONE - PIANO TERRA
1 : 200

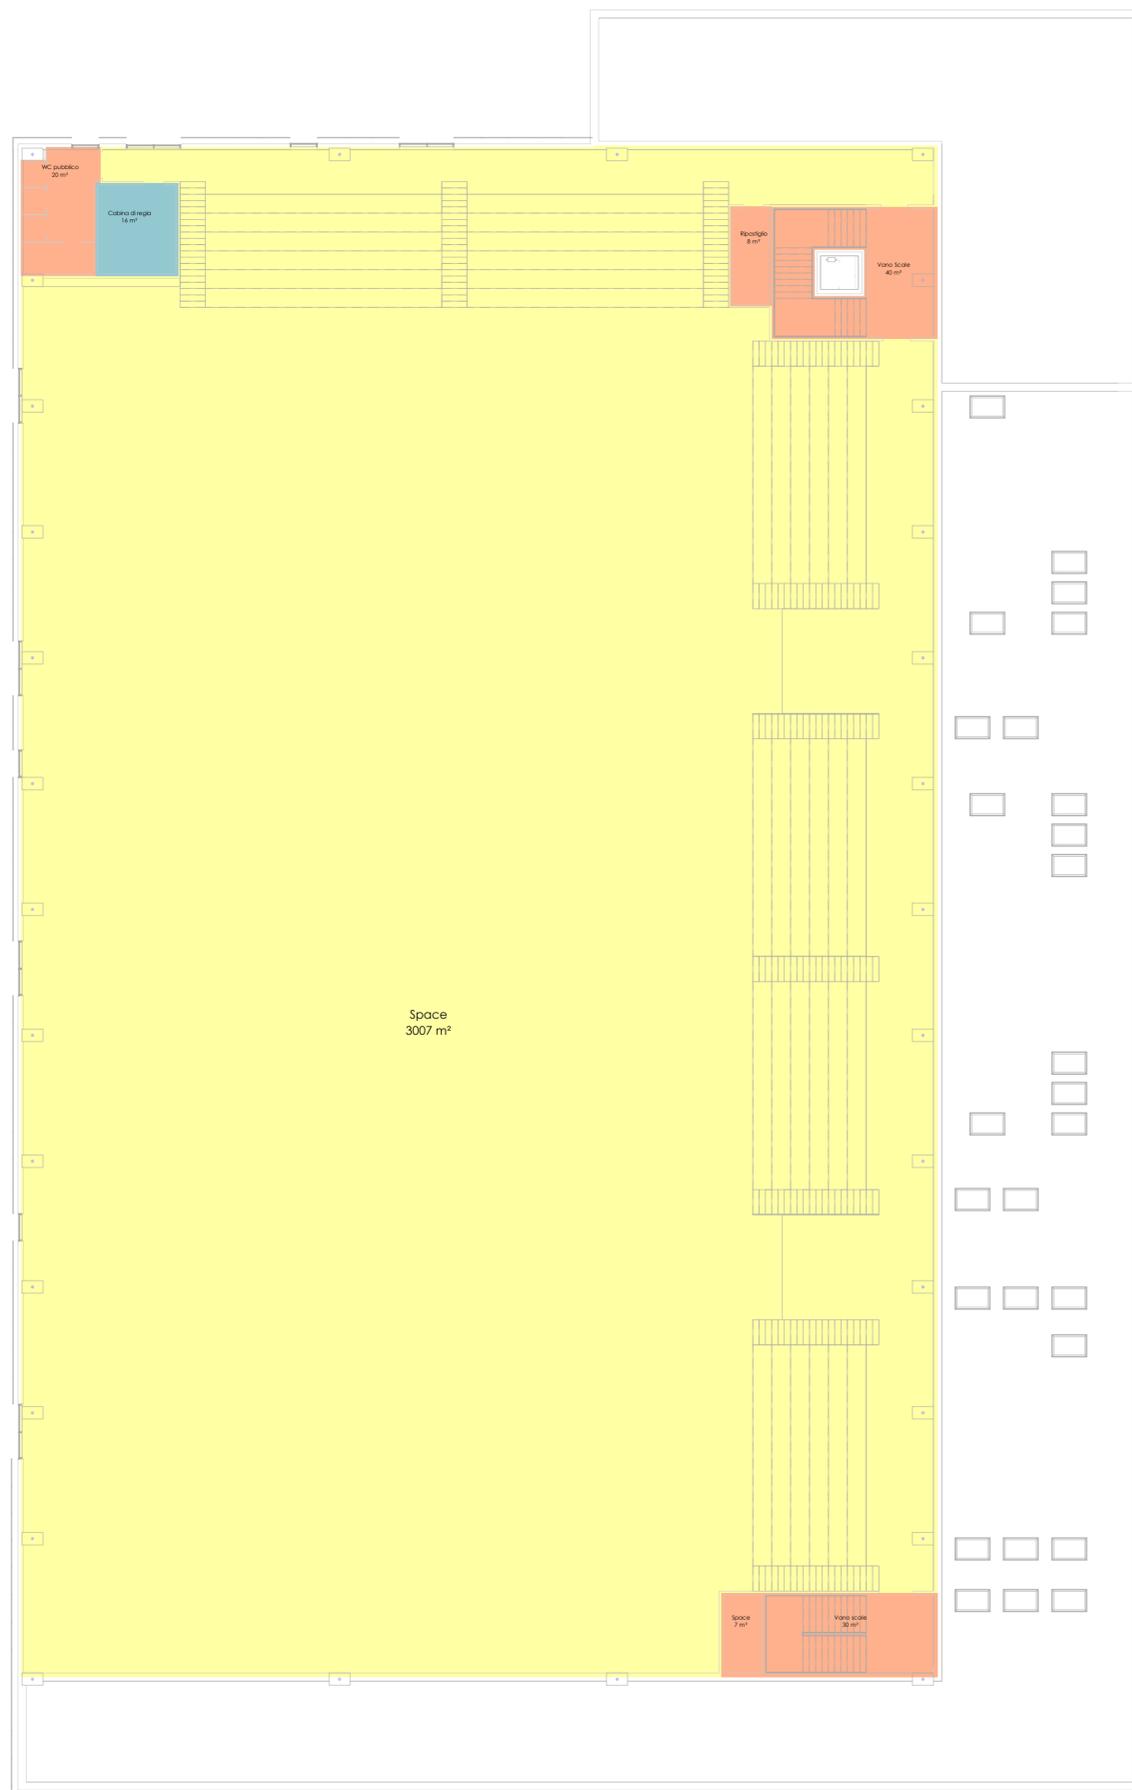

Progetto:
**STADIO DEL NUOTO A IOLO -
NUOVA PISCINA OLIMPIONICA**

CUP: C35B22000140005

Titolo:
IMPIANTO DI CLIMATIZZAZIONE - PIANO PRIMO

Fase:
PROGETTO DI FATTIBILITA' TECNICA ED ECONOMICA

Servizio: **Edilizia Scolastica e Sportiva**
Dirigente del Servizio: **Arch. Laura Magni**
Responsabile Unico del Procedimento: **Arch. Stefano Daddi**

Progettisti:

SETTANTA7 s.r.l.
arch. Daniele Rangone

arch. Elena Rionda

STUDIO PERILLO s.r.l.
ing. Giuseppe Perillo



Elaborato: _PRT_F_IM_009

Scala: 1 : 200

Spazio riservato agli uffici:

Data: **Novembre 2022**